


PLANTA BAIXA - ELEVATÓRIA/CX DE AREIA
ESCALA: 1/25

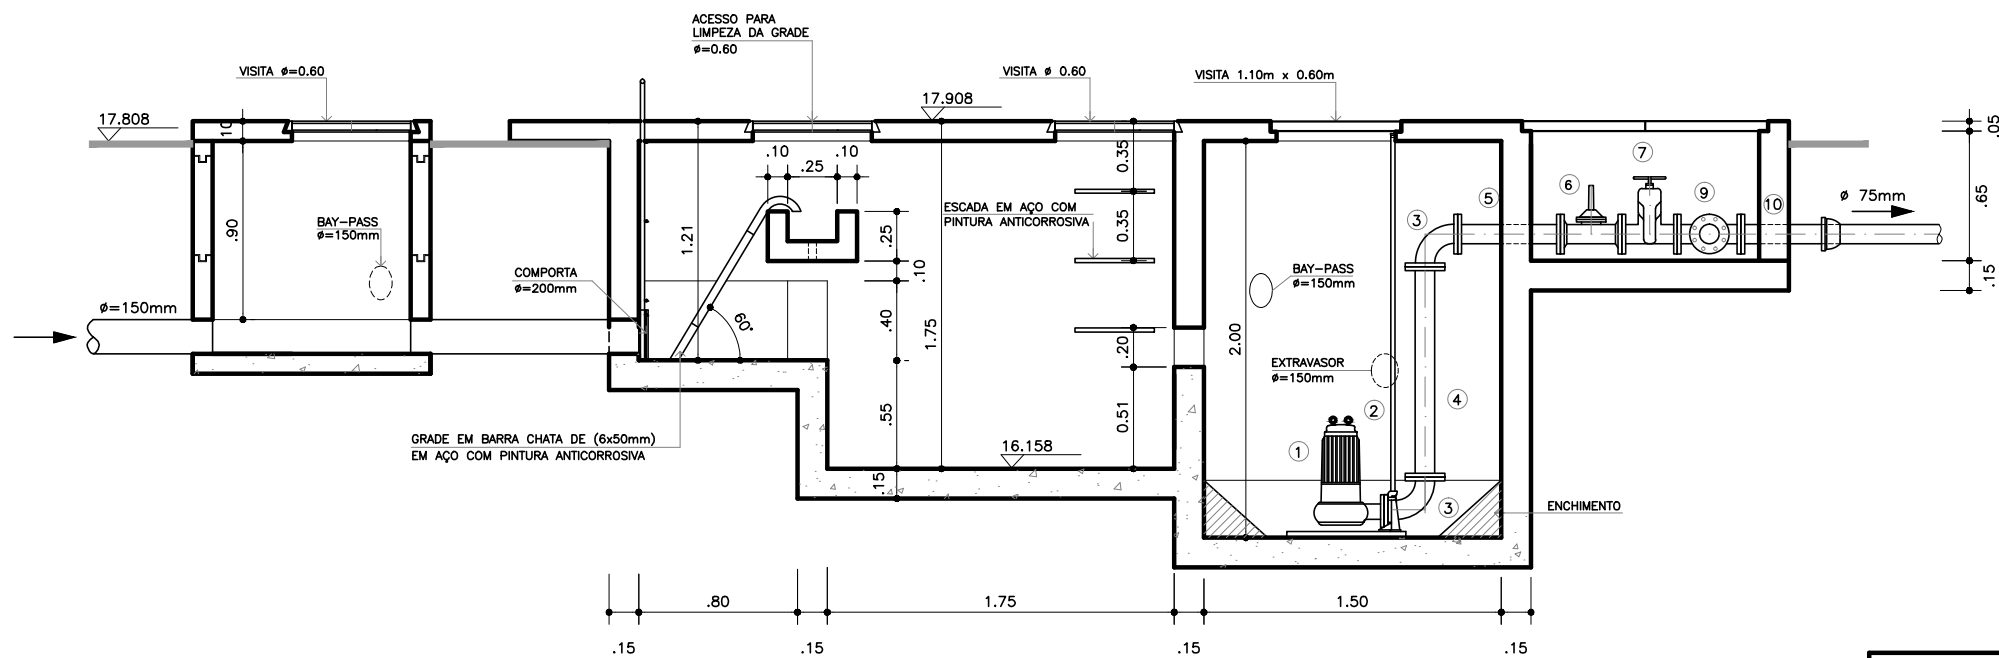

CORTE AA - ELEVATÓRIA/CX DE AREIA
ESCALA: 1/25

N°	DISCRIMINAÇÃO	QUANT.
01	BOMBA SUBMERSÍVEL Q=3,50 l/s	02
02	PEDESTAL DE ACOPLAMENTO COM TUBO GUIA	02
03	CURVA F" F" COM FLANGES 90° ø 75mm	05
04	TUBO F" F" FLANGEADO ø 75mm x 1.06m	02
05	TUBO F" F" FLANGEADO ø 75mm x 0.52m	02
06	VÁLVULA DE RETENÇÃO PORTINHOLA ÚNICA ø 75mm	02
07	REGISTRO CHATO COM CABEQOTE ø 75mm	02
08	TUBO F" F" FLANGEADO ø 75mm x 0.24m	01
09	TE DE F" F" COM FLANGES ø 75mm x 75mm	01
10	TUBO FLANGE/PONTA ø 75mm x 0.50m	01
11	CURVA PVC ESGOTO 45° ø150mm	02
12	TUBO PVC ESGOTO CILINDRICO ø150mm x 1.23m	01
13	TUBO PVC ESGOTO CILINDRICO ø150mm x 2.51m	01
14	TUBO PVC ESGOTO CILINDRICO ø150mm x 0.97m	01
15	TUBO PVC ESGOTO CILINDRICO ø150mm	01

DATA	ABR/2009	ESCALA	INDICADA	ARQUIVO	N° DA PRANCHA	01/01
AUTOR DO PROJETO				TÍTULO DA PRANCHA	PLANTA E CORTE	
DESENHO				NOME DO PROJETO	ELEVATÓRIA DE ESGOTO 01	
				LOCALIDADE	GUAÇUI - ES	
PREFEITURA MUNICIPAL DE GUAÇUI						ESTADO DO ESPÍRITO SANTO