


PLANTA BAIXA - ELEVATÓRIA/CX DE AREIA
ESCALA: 1/25

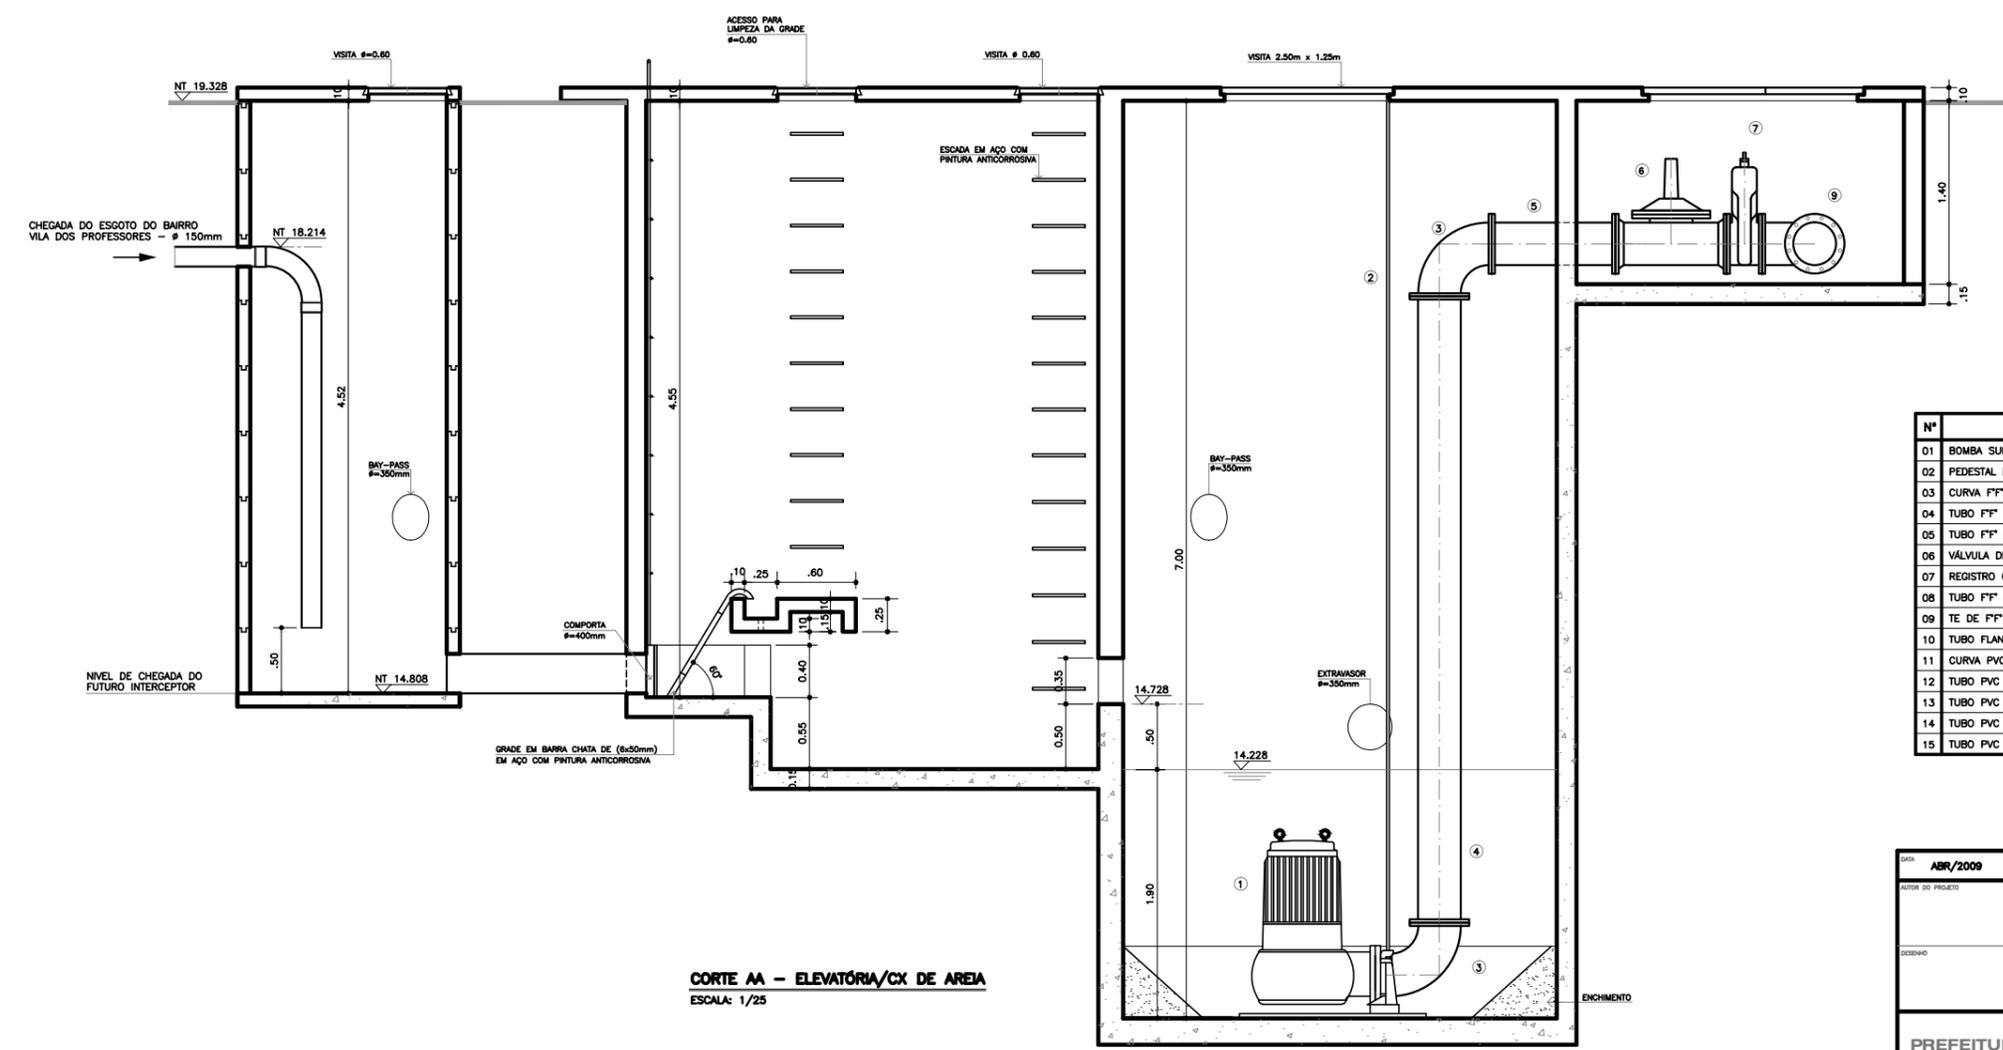

CORTE AA - ELEVATÓRIA/CX DE AREIA
ESCALA: 1/25

Nº	DISCRIMINAÇÃO	QUANT.
01	BOMBA SUBMERSÍVEL Q=52,0 l/s - P= 30cv - Hman=6mca	02
02	PEDESTAL DE ACOPLAMENTO COM TUBO GUIA	02
03	CURVA F" COM FLANGES 90° Ø 300mm	05
04	TUBO F" FLANGEADO Ø 300mm x 4.78m	02
05	TUBO F" FLANGEADO Ø 300mm x 0.94m	02
06	VÁLVULA DE RETENÇÃO PORTINHOLA ÚNICA Ø 300mm	02
07	REGISTRO CHATO COM CABEÇOTE Ø 300mm	02
08	TUBO F" FLANGEADO Ø 300mm x 0.53m	01
09	TE DE F" COM FLANGES Ø 300mm x 300mm	01
10	TUBO FLANGE/PONTA Ø 300mm x 0.80m	01
11	CURVA PVC ESGOTO 45° Ø300mm	02
12	TUBO PVC ESGOTO CILÍNDRICO Ø300mm x 1.97m	01
13	TUBO PVC ESGOTO CILÍNDRICO Ø300mm x 3.12m	01
14	TUBO PVC ESGOTO CILÍNDRICO Ø300mm x 1.00m	01
15	TUBO PVC ESGOTO CILÍNDRICO Ø300mm	01

DATA	ABR/2009	ESCALA	INDICADA	ARQUIVO	Nº DA PRIMEIRA	02/02
AUTOR DO PROJETO	TÍTULO DA PRIMEIRA					
DESENHO	PLANTA E CORTE					
NOME DO PROJETO						
ELEVATÓRIA DE ESGOTO						
LOCALIDADE						
GUAÇUI - ES						
PREFEITURA MUNICIPAL DE GUAÇUI						
ESTADO DO ESPÍRITO SANTO						