 
 

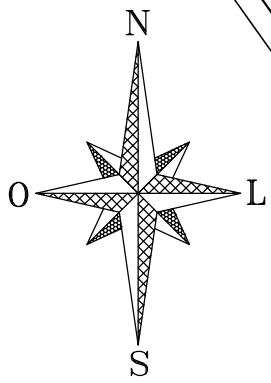


LEGENDA:


-  ILUMINAÇÃO À SER EXECUTADA.
-  ILUMINAÇÃO EXISTENTE.

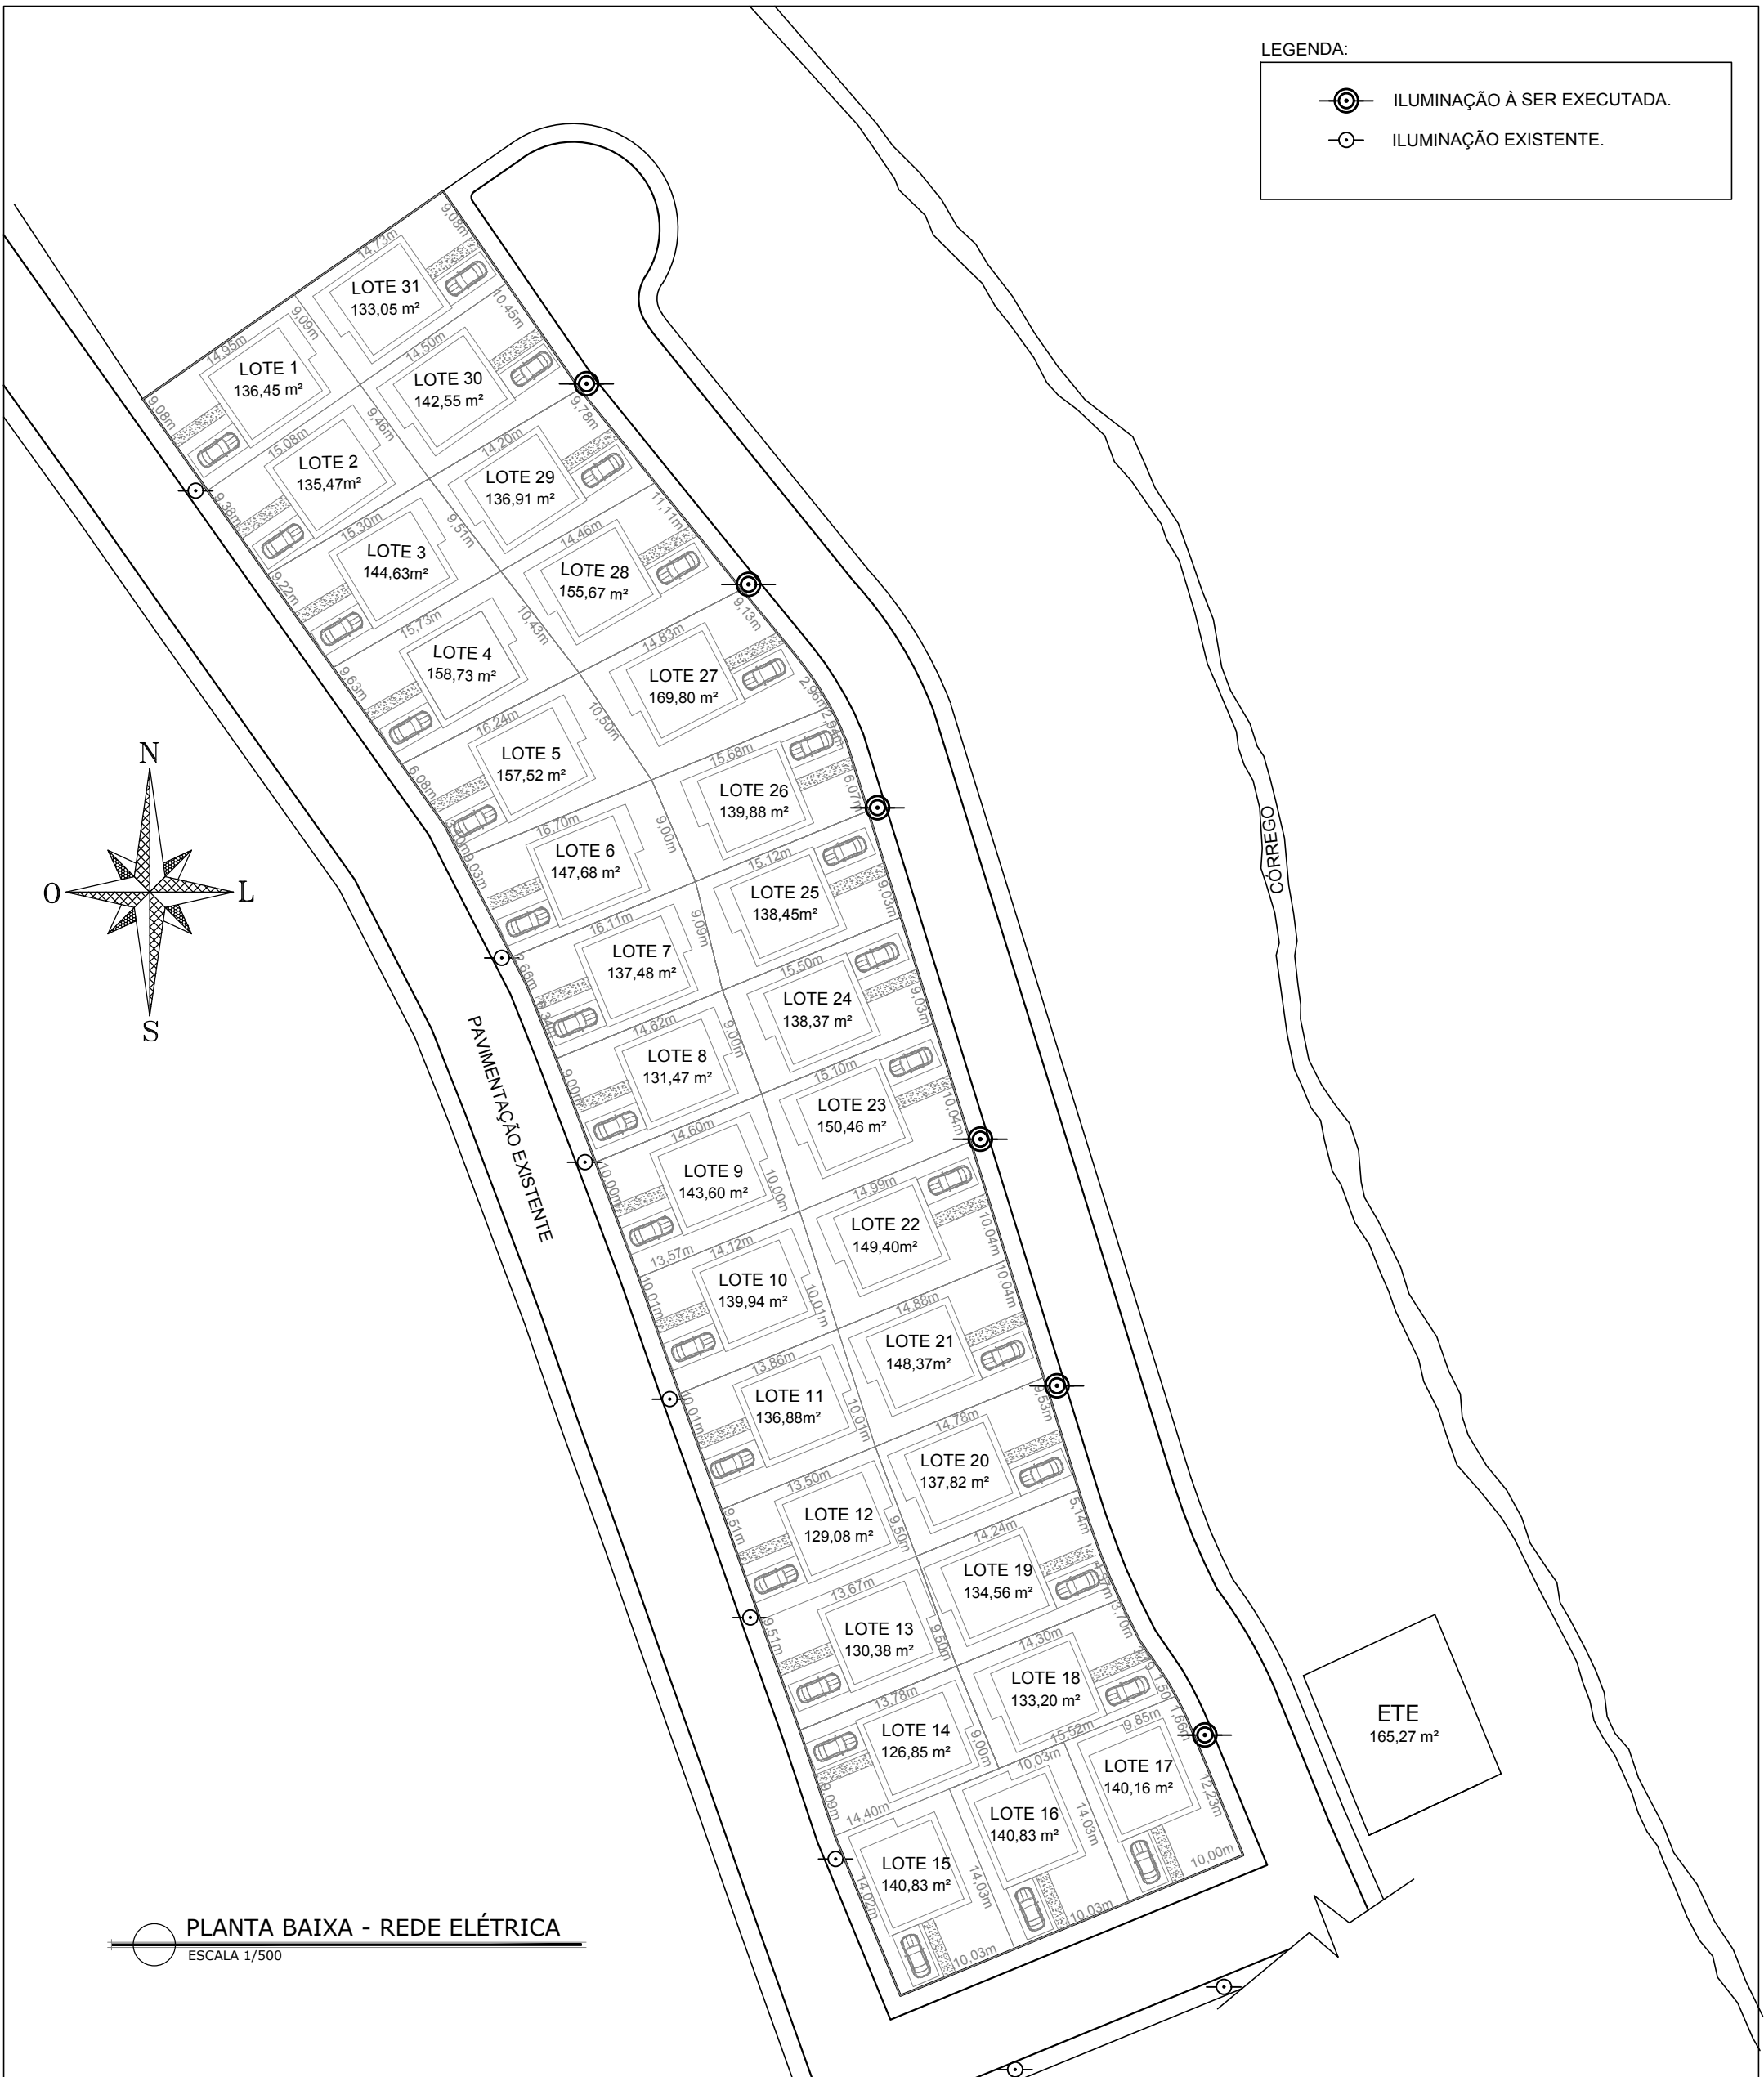

PLANTA BAIXA - REDE ELÉTRICA
ESCALA 1/500

NOTA:

A rede de energia (postes e cabeamento) do Loteamento será executada pela Construtora (conforme projeto a ser aprovado pela concessionária local), assim como o emprego de todos os materiais necessários para a execução do serviço, que deverão atender as especificações.

REV 00	EMISSÃO INICIAL	08/04/2019
 PREFEITURA MUNICIPAL GUAÇUÍ - ES	TÍTULO DO PROJETO	ESCALA INDICADA
	LOTEAMENTO ADELINO JOSÉ JEVEAUX	DATA DA IMPRESSÃO 25/06/2019
PROJETO: RESPONSÁVEL TÉCNICO PREFEITURA MUNICIPAL DE GUACUÍ	LOCAL BAIRRO CIDADE GUAÇUÍ UF ES	FOLHA
PROponente PREFEITURA MUNICIPAL DE GUACUÍ	CONTEÚDO DA FOLHA REDE ELÉTRICA	01/01
PROPRIETÁRIO PREFEITURA MUNICIPAL DE GUACUÍ	ARQUIVO Projeto para construção de 31 unidades habitacionais em lotes urbanizados	