


PLANTA BAIXA
esc 1:75

Nota: Guarda Corpo
Tubo de Aço 50mm engastado no pilarete;
Tubo de Aço 32mm soldado no Tubo de 50mm.

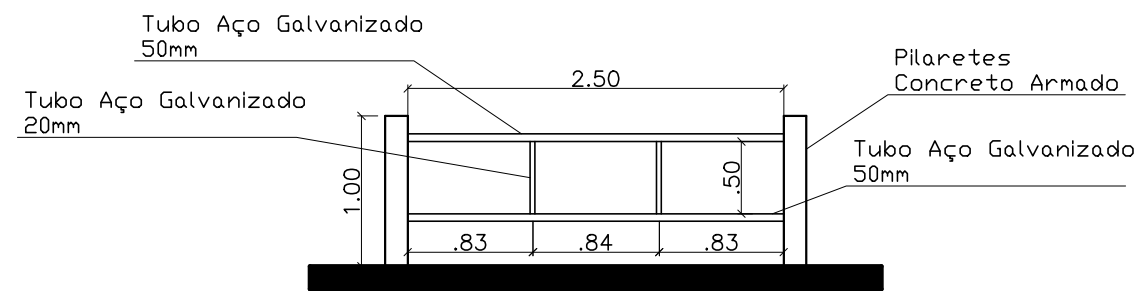

Detalhes Guarda Corpo
escala 1:50

Prefeitura Municipal de Guaçuí-ES



TÍTULO: PROJETO CONTENÇÃO DE ENCOSTA- AV.JOÃO FERRAZ DE ARAÚJO

ASSUNTO: Planta Baixa e Detalhe Guarda Corpo

RESPONSÁVEL TÉCNICO:
 Marcelo Lougom Rodolfo
 Engenheiro Civil
 CREA - ES 037620/D

DATA:
 12/01/2022
 ESCALA:
 Indicadas

FOLHA:
A3

FOLHA:
01/07